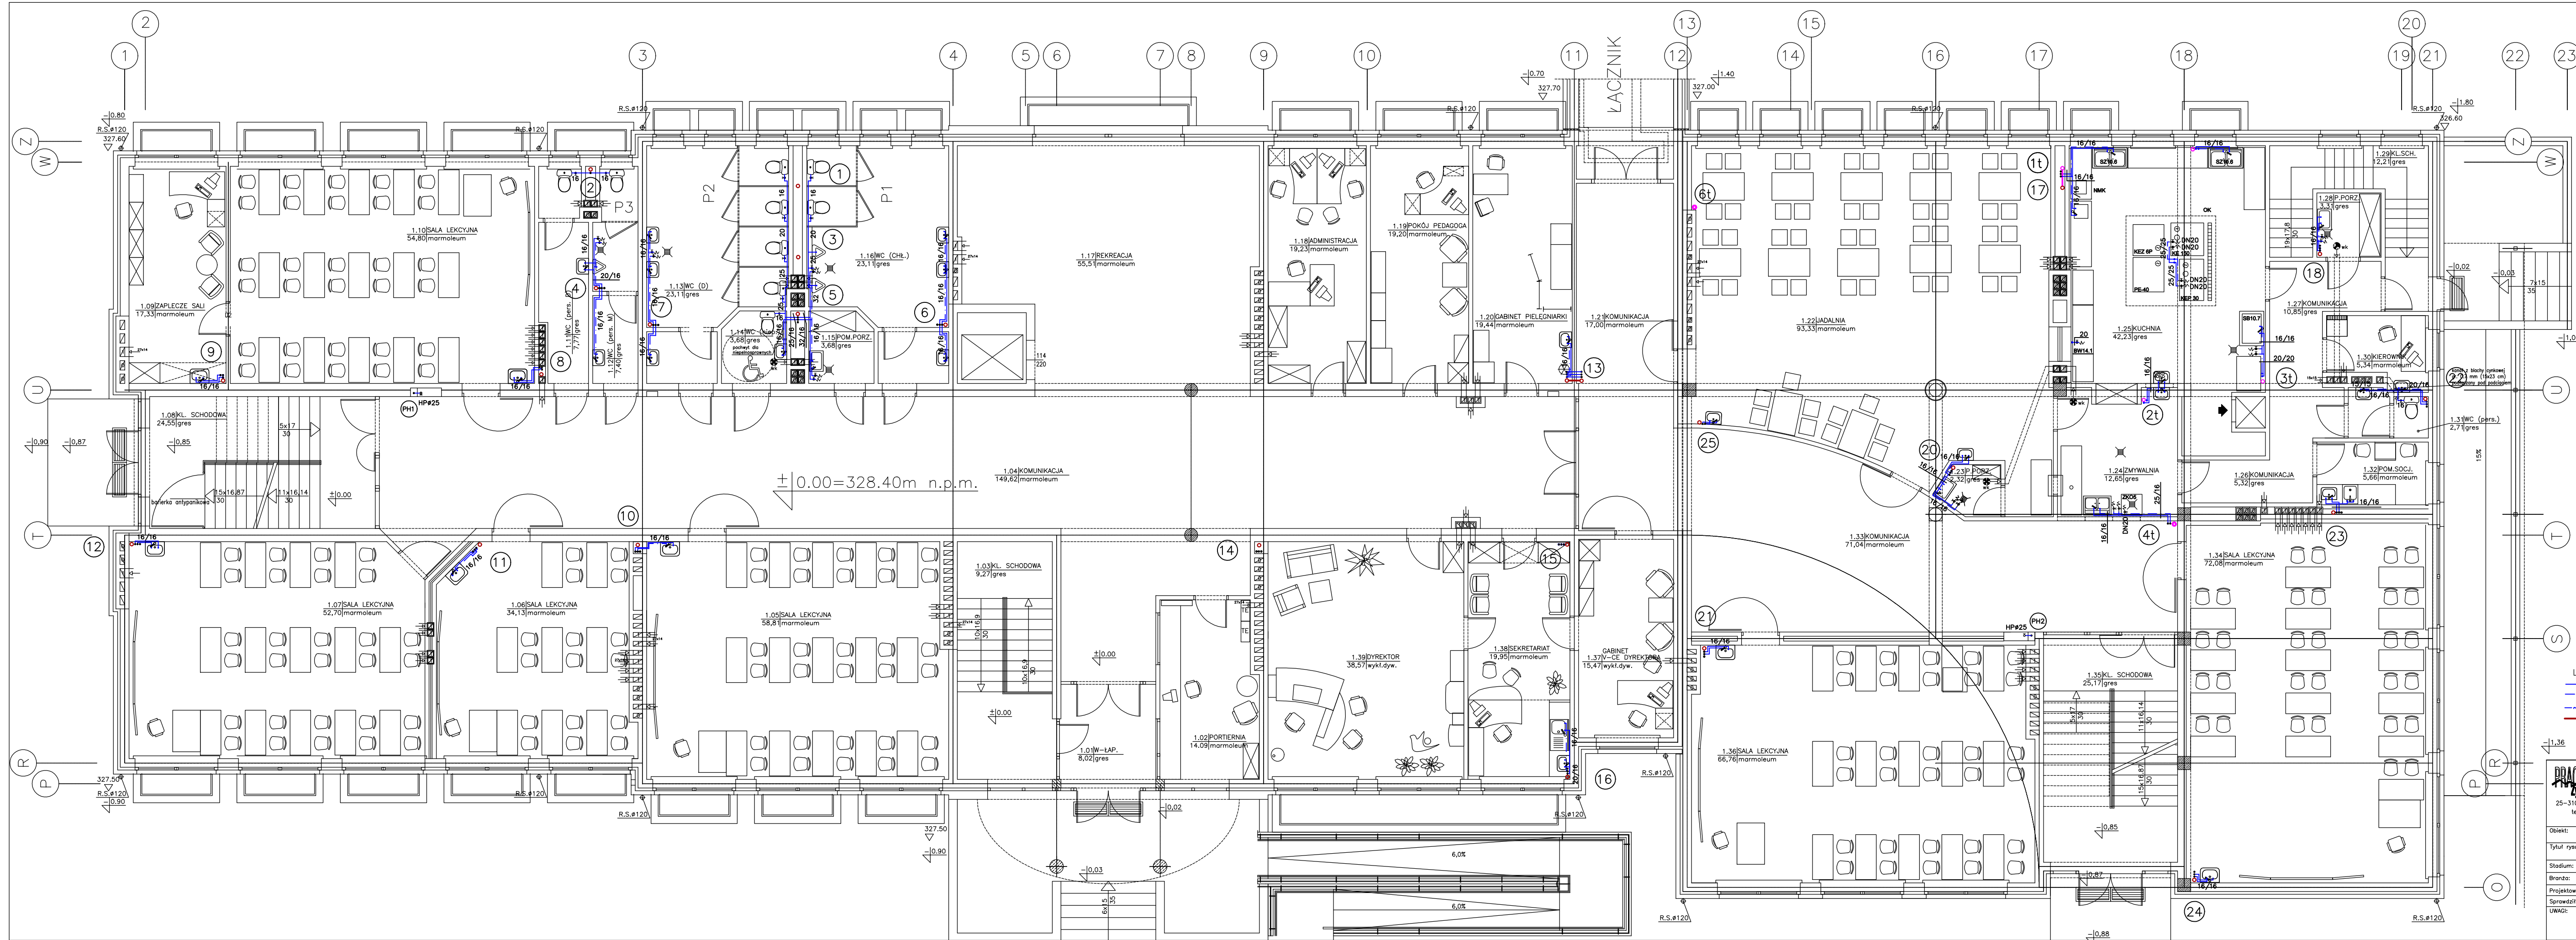


Wykaz urządzeń technologicznych (wg PB technologii):
SZ10.6 – stół z blachy stalowej nierdzewnej ze stołem ze zlewem 100x60cm
BW 14.1 – bieżnik elektryczny
SB10.7 – stół z basenem z blachy nierdzewnej 100x70cm
PE 40 – patelnia elektryczna
KE-150 – kocioł elektryczny 150l
KEP 30 – kocioł elektryczny 2x30l
KEZ 6P – trzon kuchenny 6-cio płytowy z piekarnikiem
ZK 05 – zmywarka do naczyń 600 talerzy/h

Uwaga:
1. W pomieszczeniach wc dla niepełnosprawnych należy zamontować miskę ustępową oraz umywalkę przystosowaną dla osób niepełnosprawnych np. firmy KULO.
2. W pomieszczeniach porządkowych 1.23 i 1.28 zlewy zamontować na wys. 0,5m nad posadzką.
3. Kolejność opisywania średnic:
woda zimna/woda ciepła

LEGENDA
— woda zimna
— woda ciepła
— cyrkulacja
— kanalizacja sanitarna

RZUT PARTERU
SKALA 1:100

PRACOWNIA PROJEKTOWA Zyga Samotnia - Sima 25-310 Kielec ul. Kościuszki 11/109 tel./fax. (0-41) 3445221		Tytuł projektu: PROJEKT ZAMIENNY DO PROJEKTU BUDOWLANEGO KOMPLEKSU OŚWIATOWEGO W KAMIONKACH gm. ŁĄCZNA, (DZ.NR 1003)	
Objekt:	SZKOŁA PODSTAWOWA Z GIMNAZJUM	Nr rysunku:	2
Tytuł rysunku:	RZUT PARTERU	Data:	03.2006r.
Stadium:	PROJEKT BUDOWLANY	Nr uprawnień:	KL-116/94
Branta:	SANITARNIA	Podpis:	03.2006r.
Projektował:	mgr inż. Urszula Lamach-Kolacz	218/KL/74	
Sprawił:	mgr inż. Andrzej Sima		
UWAGI: 1. Projekt jest własnością Pracowni Projektowej Zyga Samotnia - Sima. Wszelkie informacje zawarte w tym projekcie (opracowanie i wykonanie) stanowią własność Pracowni Projektowej Zyga Samotnia - Sima. 2. Za zgodą na wykonanie projektu, wykonanie rysunku i wydanie rysunku, nie gwarantujemy, że projekt jest poprawny i że nie będzie konieczności wprowadzenia zmian. 3. Wykonanie projektu jest obowiązkiem wykonawcy i nie gwarantujemy, że projekt jest poprawny i że nie będzie konieczności wprowadzenia zmian. 4. Wykonanie projektu jest obowiązkiem wykonawcy i nie gwarantujemy, że projekt jest poprawny i że nie będzie konieczności wprowadzenia zmian.			