


ISTN. SZCZELINA POD OGRZEWACZ WENTYLATOROWY SZER. 56 cm I WYS. 6 cm
DO ZAMUROWANIA

PROJEKTOWANE SZCZELINY UMIESCOWIONE NAD OKNAМИ
LOKALIZACJA I WYMIARY WG PROJEKTU INSTALACYJNEGO

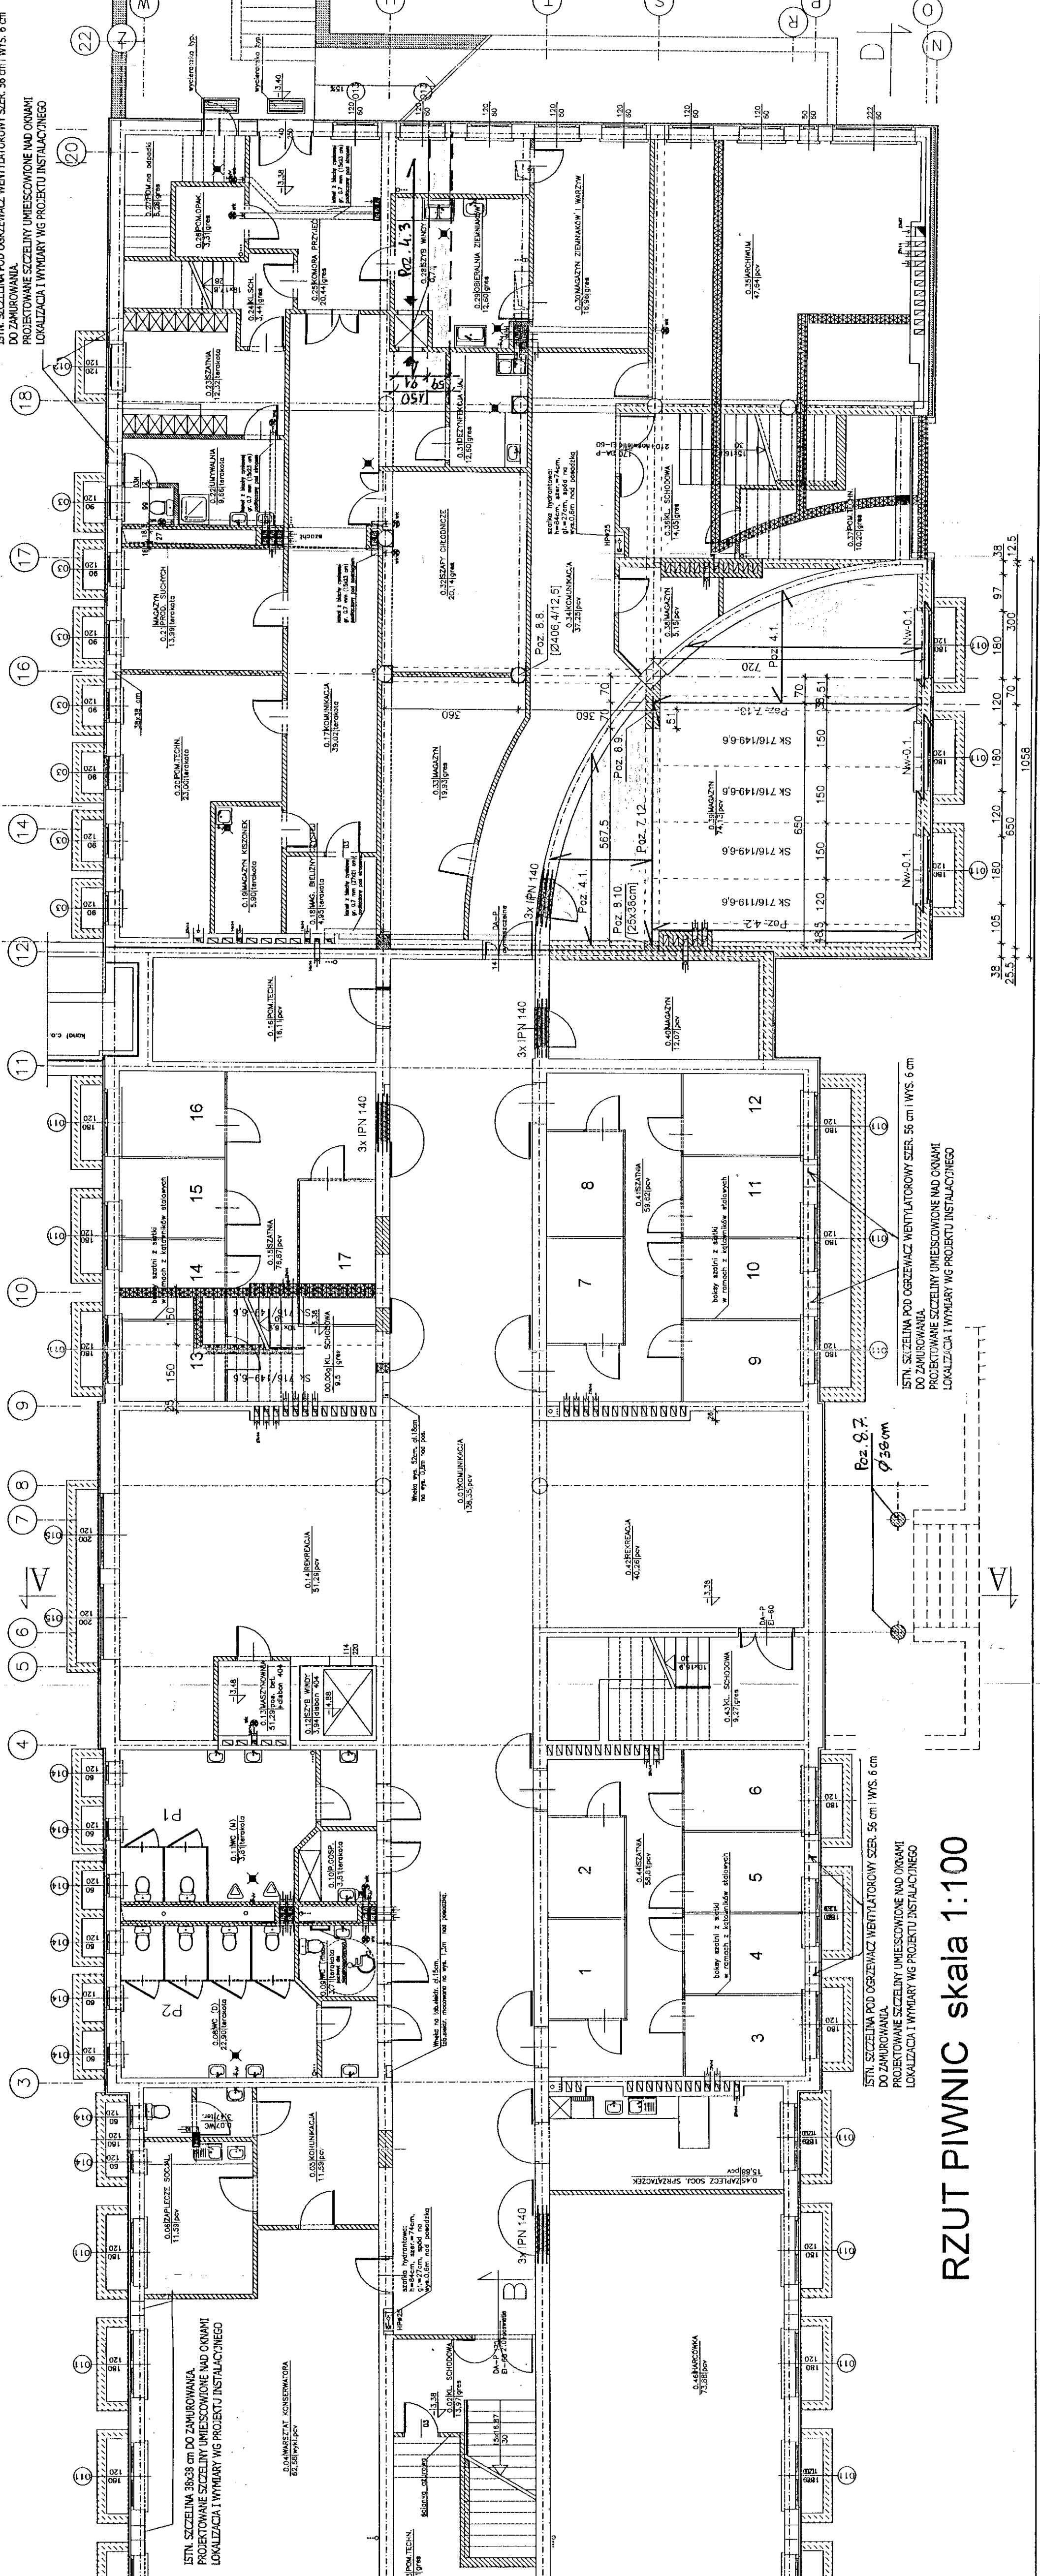

ISTN. SZCZELINA POD OGRZEWACZ WENTYLATOROWY SZER. 56 cm I WYS. 6 cm
DO ZAMUROWANIA

PROJEKTOWANE SZCZELINY UMIESCOWIONE NAD OKNAМИ
LOKALIZACJA I WYMIARY WG PROJEKTU INSTALACYJNEGO

RZUT PIWNIC skala 1:100

ISTN. SZCZELINA 38x38 cm DO ZAMUROWANIA
PROJEKTOWANE SZCZELINY UMIESCOWIONE NAD OKNAМИ
LOKALIZACJA I WYMIARY WG PROJEKTU INSTALACYJNEGO

WYKAZ PŁYT STROPOWYCH KANAŁOWYCH DLA PIWNIC

LP	OZNACZENIE	GR.	DEŁGOSĆ [cm]	SZEROKOŚĆ MODULARNA [cm]	MODULARNA [cm]	IŁOŚĆ [szt.]
1	SK 716/119-6,6	26,5	720	720	120	1
2	SK 716/149-6,6	26,5	720	720	150	5

WSKAZUJĄCE RÓŻNICE BUDOWLANO-INSTALACYJNE UPOWNIASZAJĄCE
Z WARUNKAMI TECHNICZNYMI WYKONANIA I ODBIORU ROBÓT

- WYBURZENIA
- ZAMUROWANIA cegła
- ZAMUROWANIA bloczki betonowe



Tytuł projektu:
PROJEKT ZAMIENNY DO PROJEKTU BUDOWLANEGO
KOMPLEKSU OSWIAOWEGO
W KAMIONKACH gm. ŁĄCZNA, (DZ.NR 1003)

Nazwa: SZKOŁA PODSTAWOWA Z GIMNAZJUM		Skala: 1:100	
Tytuł wykonawcy: RZUT PIWNIC - ROZMIESZCZENIE PŁYT STROPOWYCH I WYLEWKI MONOLITYCZNYCH		Nr rysunku: 02	
Projekt: PROJEKT BUDOWLANY			
Branża: KONSTRUKCJA		Data: 03.2006r.	
Projektant: mgr inż. NAI VAN HOANG		Nr uprawnień: 111111	
Opiekun: mgr inż. HUBERT SINGRA		KL - 199/06	
Opracował: mgr inż. LUKASZ KOSECKI		03.2006r.	
Sprawdził: mgr inż. STANISŁAW JANOST		03.2006r.	