
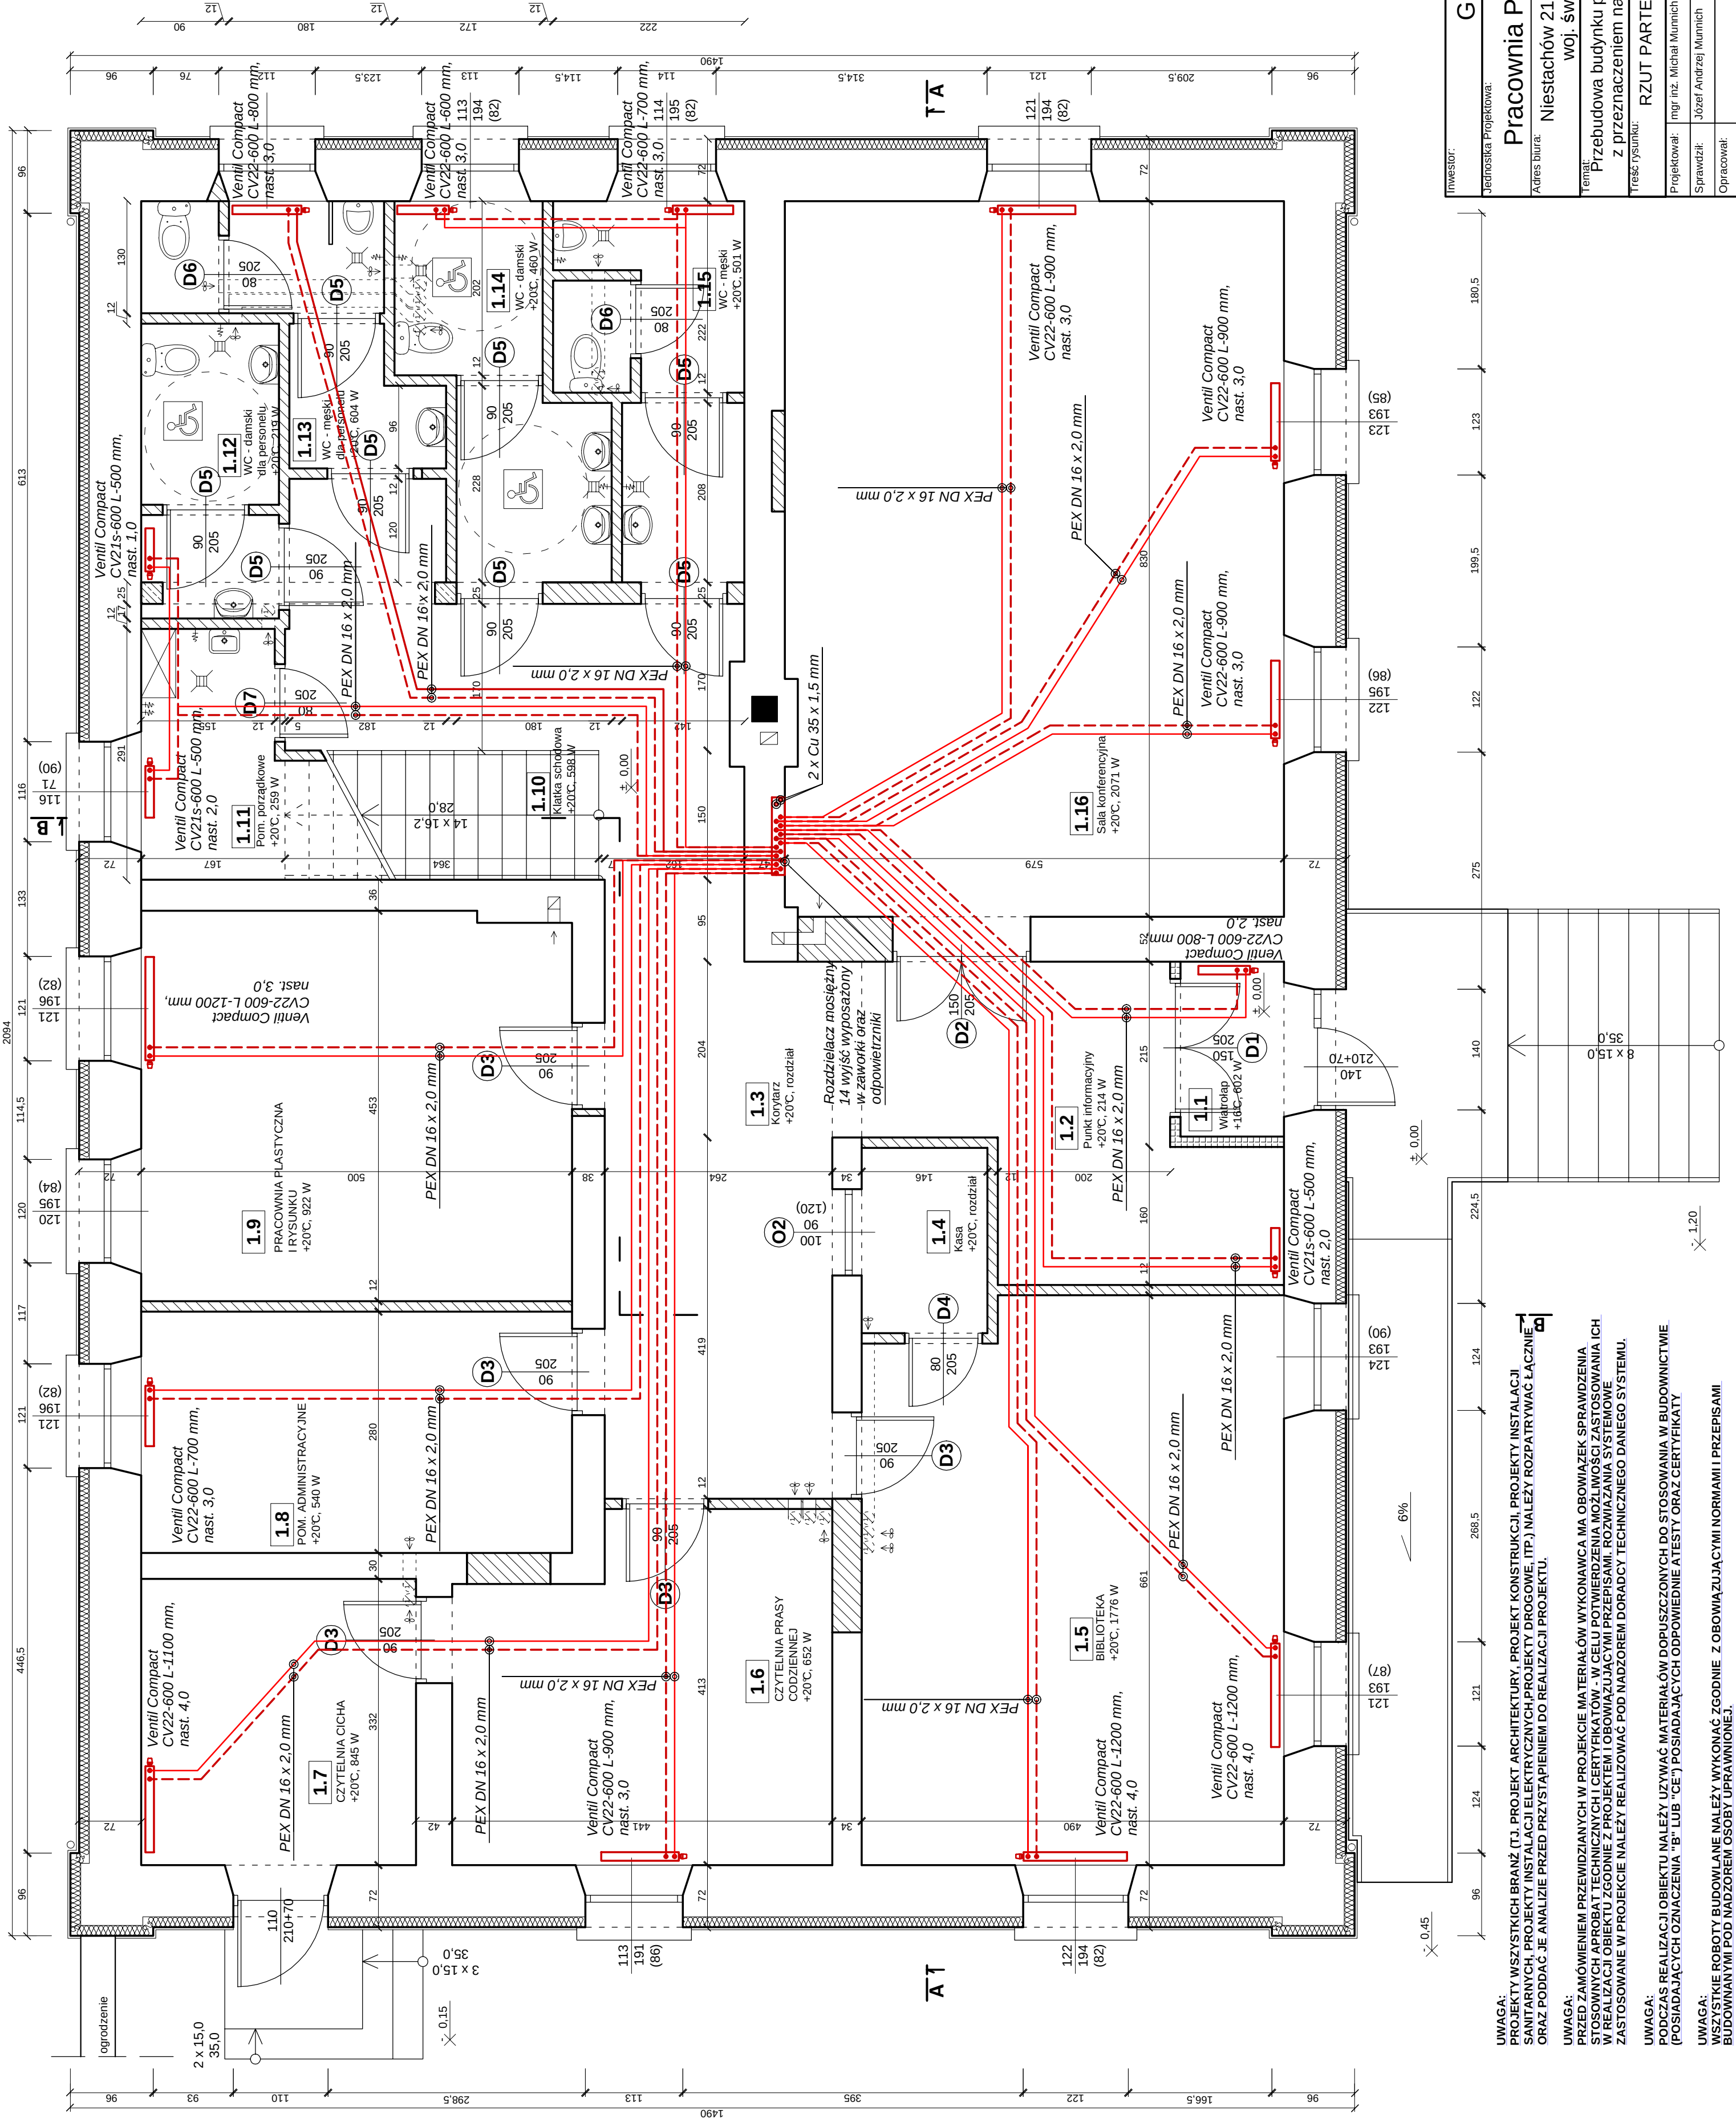


RZUT PARTERU

Instalacja c.o.

skala 1:50

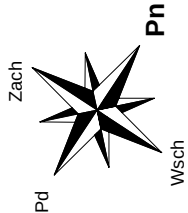

Inwestor:		GMINA ŁĄCZNA	
Jednostka Projektowa:		Pracownia Projektowo - Wykonawcza	
Adres biura:		Niestachów 21, 26-021 Daleszyce	
Temat:		Przebudowa budynku po byłej Szkole Podstawowej z przeznaczeniem na cele społeczno-kulturalne	
Treść rysunku:		RZUT PARTERU - instalacja c.o.	
Projektował:		mgr inż. Michał Munnich	
Sprawdził:		Józef Andrzej Munnich	
Opracował:			
Tel/fax:		661-120-720	
Branża:		41 243-60-36	
Skala:		sanitarna	
Data:		05.2012 r.	
Nr rys.:		S8	