

Załącznik graficzny do
ZARZĄDZENIA NR 69/2018
Wójta Gminy Łączna
Z dnia 17 grudnia 2018r.

Poświadczam zgodność kserokopii z treścią materiału państwowego zasobu geodezyjnego i kartograficznego	
Organ prowadzący państwowy zasób geodezyjny i kartograficzny	STEFAN SKARZYŃSKI
Nazwa materiału zasobu	mapa zasadnicza
Identyfikator czasowy materiału zasobu	1:2500, 10.10.84
Data wykonania kopii	19 PAZ 2018
Imię, nazwisko i podpis osoby reprezentującej organ	z up. STAROSTY
421/5 Monika Dęga PODINSPEKTOR w Wydziale Geodezji, Kartografii Katastru i Gospodarki Nieruchomości	

województwo: Świętokrzyskie

Powiat: Skarżyski


Gmina: Łączna

Miejscowość: Łączna Górnica

Pierwotny nr: 7.148.19.22.1

Skala: 1:1000

istn. słup nr 11/3/2 ŻN 10
st. „Łączna Kamionki”
ob. 2 Kościół

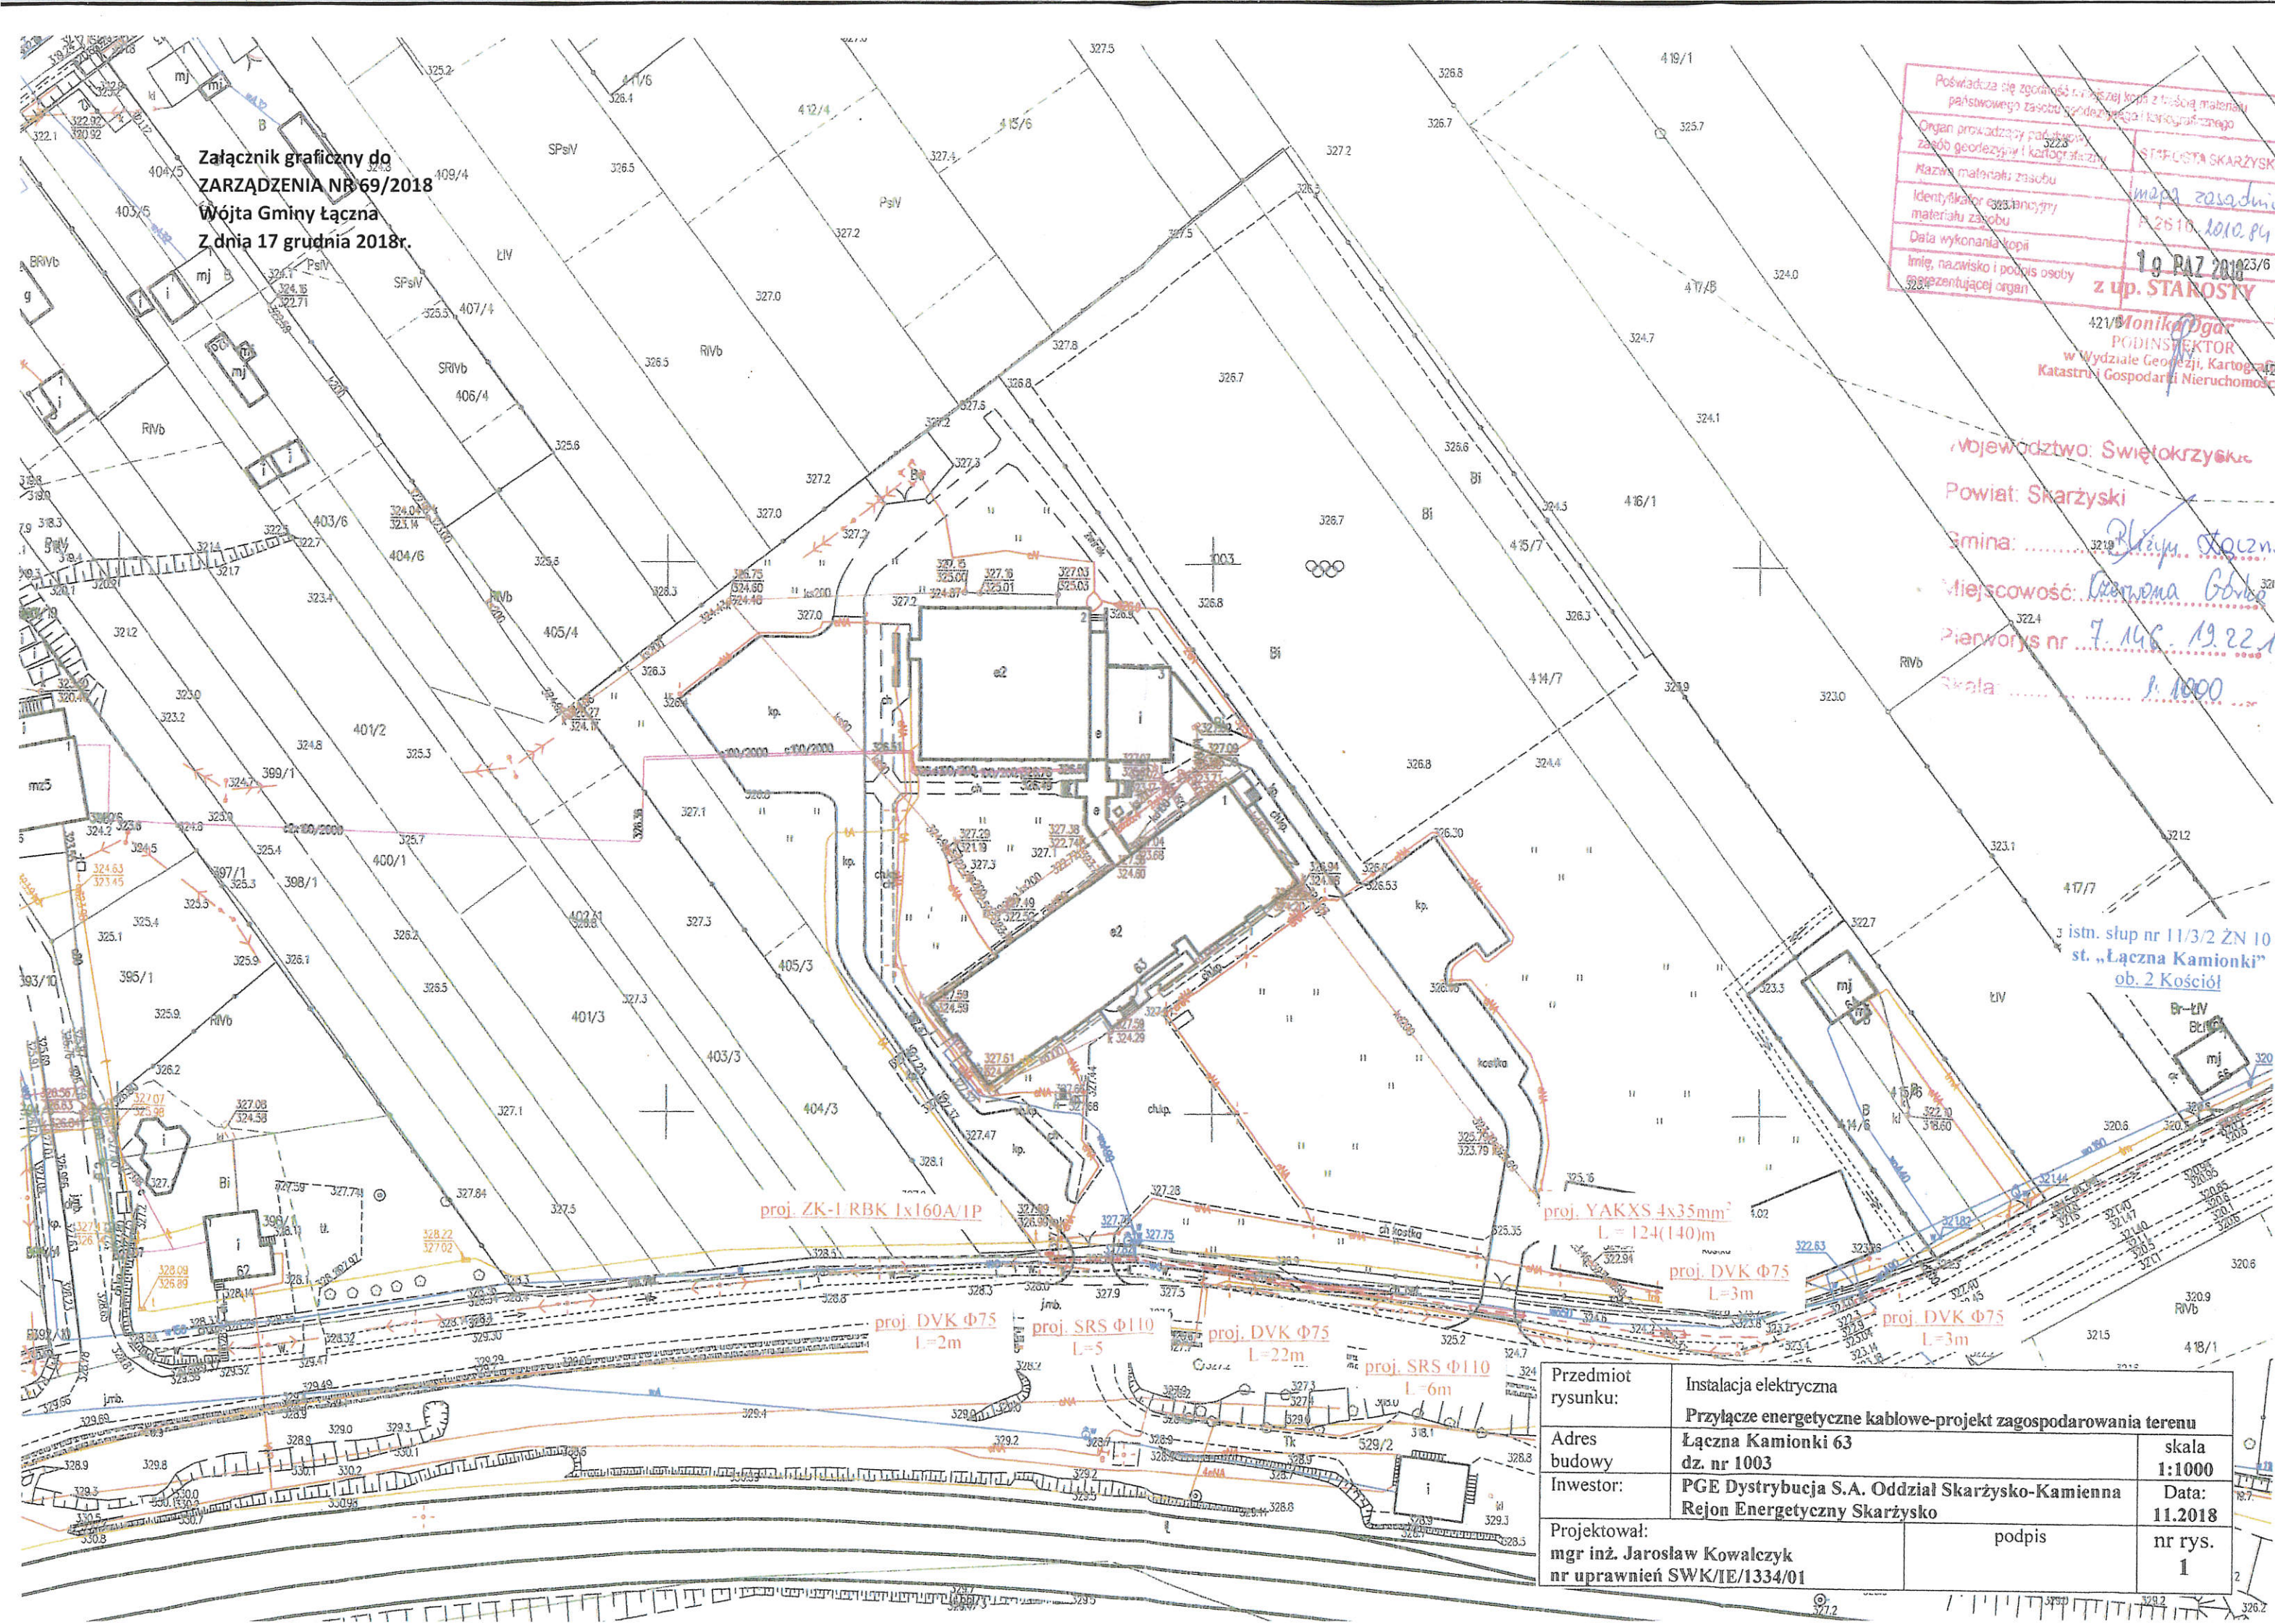

Przedmiot rysunku:	Instalacja elektryczna	
Adres budowy:	Łączna Kamionki 63 dz. nr 1003	skala 1:1000
Inwestor:	PGE Dystrybucja S.A. Oddział Skarżysko-Kamienna Rejon Energetyczny Skarżysko	Data: 11.2018
Projektował:	mgr inż. Jarosław Kowalczyk nr uprawnień SWK/IE/1334/01	nr rys. 1
	podpis	